
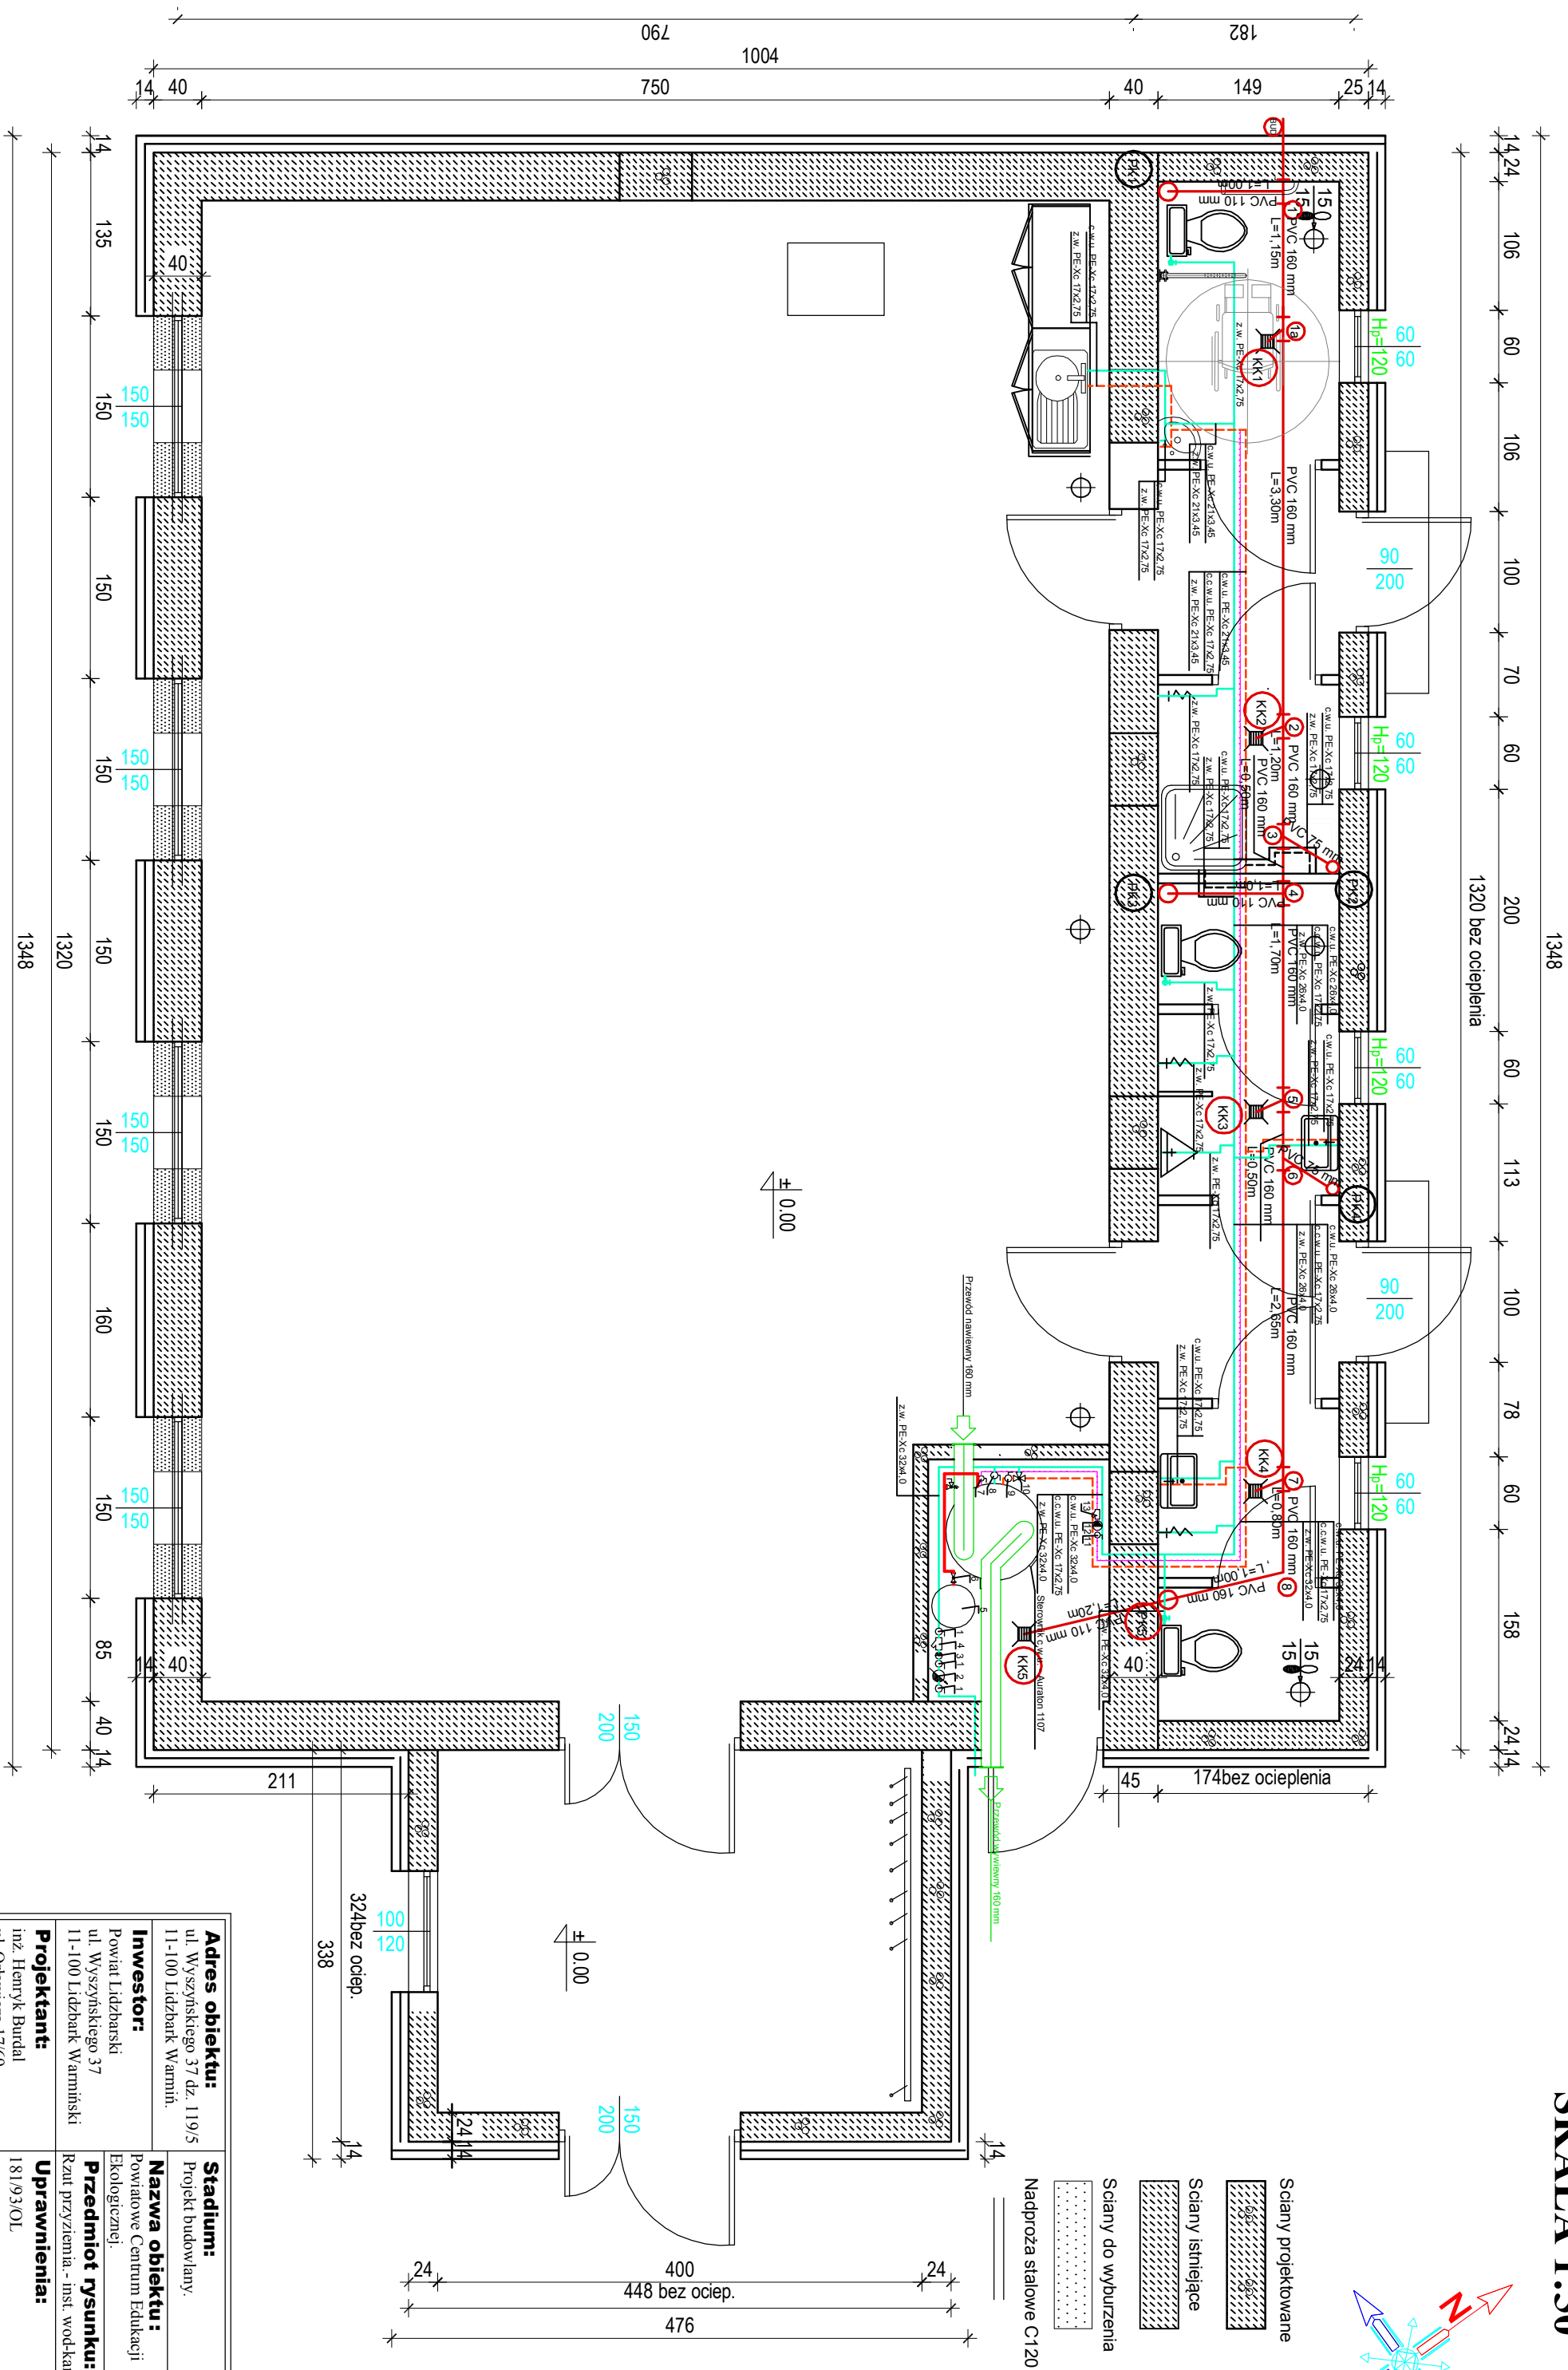


# RZUT PRZYZIEMIA

## SKALA 1:50

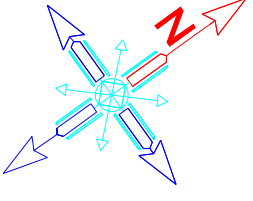

<b>Adres obiektu:</b> ul. Wyszynskiego 37 dz. 11/9/5 11-100 Łódźbark Warmiń.	<b>Stadium:</b> Projekt budowlany.	<b>Rys. nr</b> <b>S-3</b>
	<b>Investor:</b> Powiat Łódzbarski ul. Wyszynskiego 37 11-100 Łódźbark Warmiński	<b>Nazwa obiektu :</b> Powiatowe Centrum Edukacji Ekologicznej.
<b>Projektant:</b> inż. Henryk Budał ul. Orlowicza 17/69 10-684 Olsztyn	<b>Przedmiot rysunku:</b> Rzut przyziemia - inst. wod-kan	<b>Data:</b> 07.2016 r
	<b>Uprawnienia:</b> 181/93/OL	<b>Podpis:</b>