



RZUT I PIĘTRA 1:100

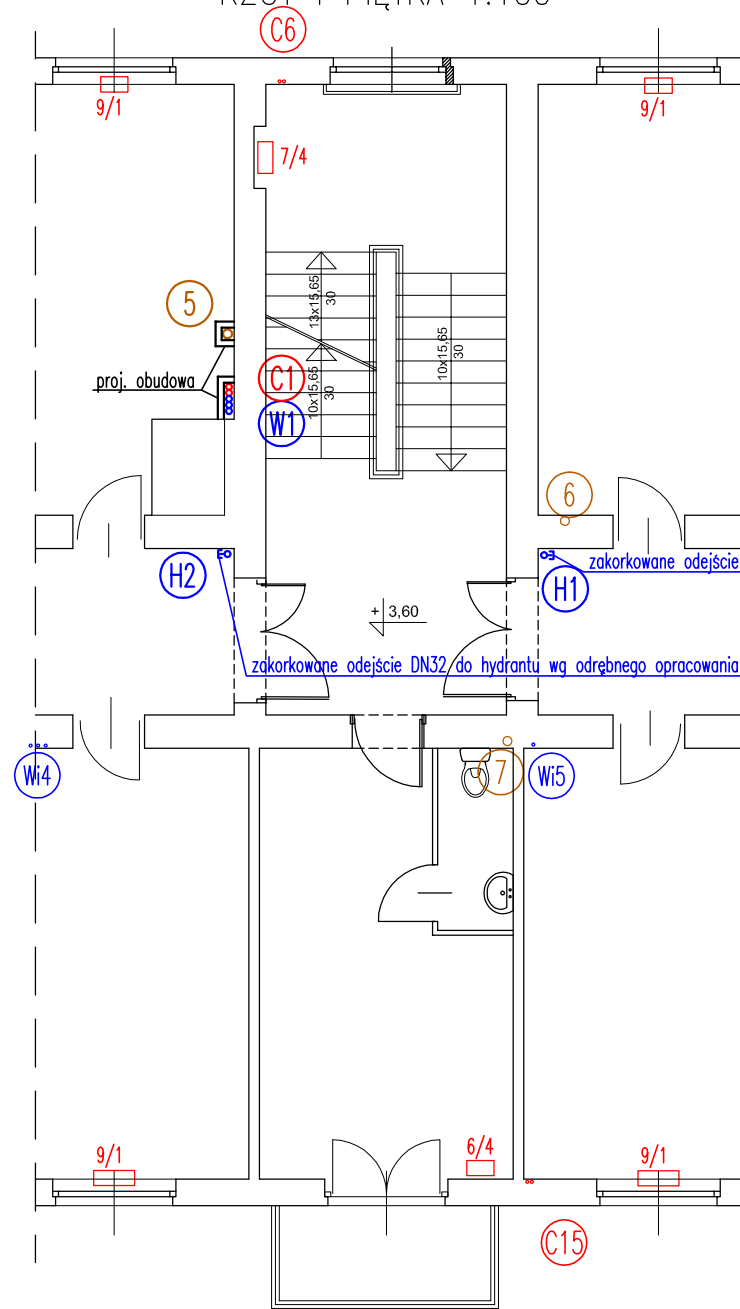

RZUT PARTERU 1:100

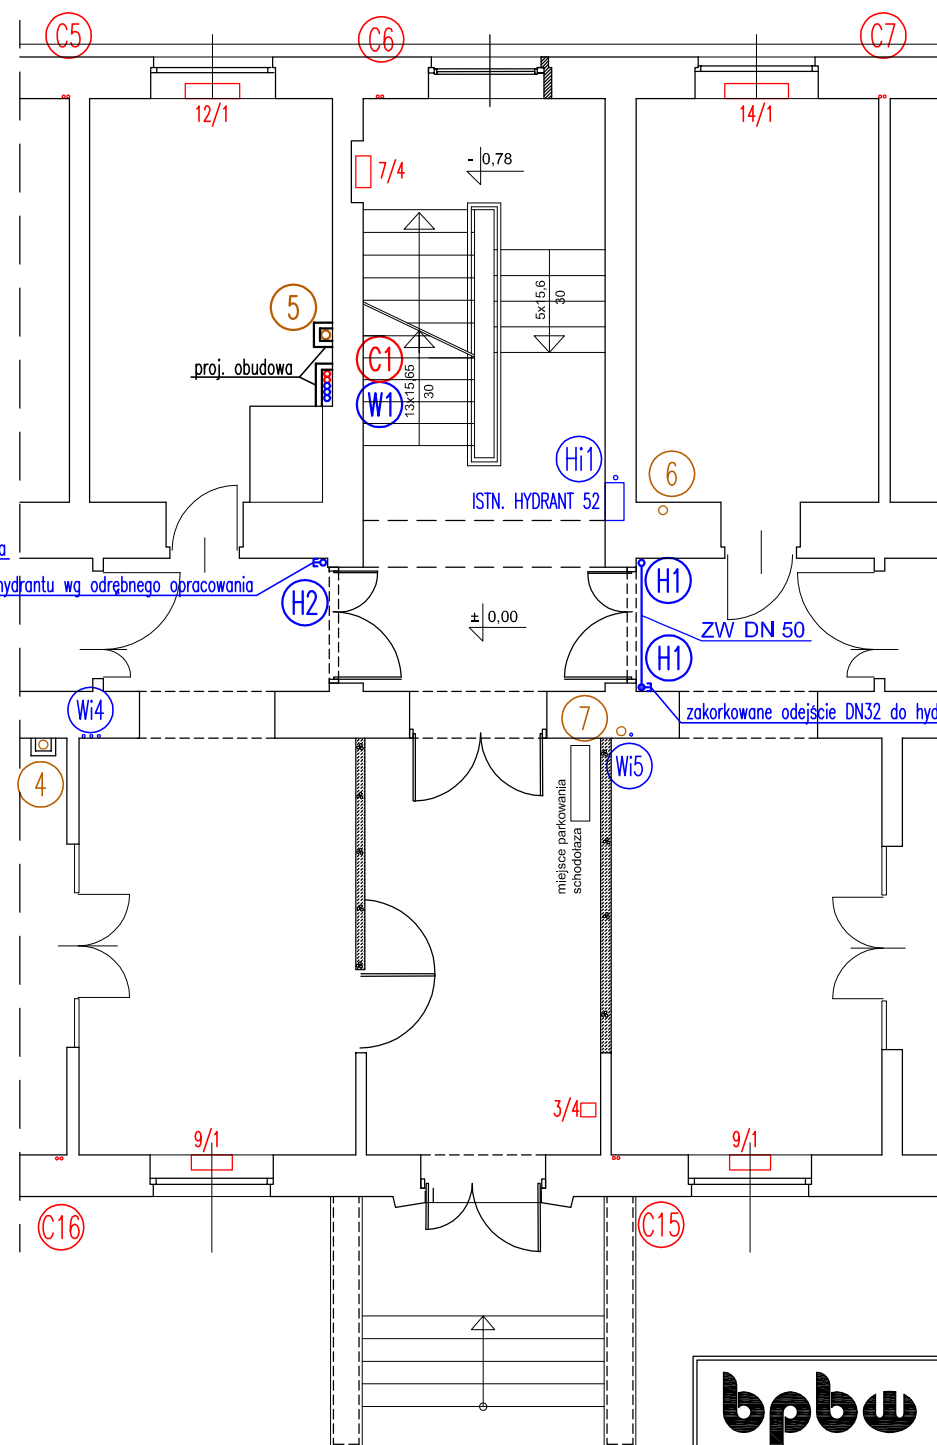

OZNACZENIA

- projektowane przewody wodociągowe
- oznaczenie pionu istniejącego
- oznaczenie pionu projektowanego

bpbw BIURO PROJEKTÓW "BPBW" Sp. z o.o.			
10-448 OLSZTYN, UL.GŁOWACKIEGO 28			
Projektujemy od 1957 roku. PRAWA AUTORSKIE ZASTRZEŻONE			
OBIEKT: PRZEBUDOWA PODDASZA BURSY NA PRACOWNIE ORAZ WARSZTATY SZKOLNE PRZY ZESPOLE SZKÓŁ I PLACÓWEK OŚWIATOWYCH			SKALA: 1:100
ADRES: LIDZBARK WARMIŃSKI ul. WIERZBICKIEGO 3B			BRANŻA: SANITARNĄ
PRZEDMIOT RYSUNKU: RZUT PARTERU I PIĘTRA - FRAGMENT INSTALACJA WODOCIĄGOWA I C.O.			DATA: 12.2014r
PROJEKTOWAŁ	mgr inż. Barbara Otulak	UPRAWNIENIA WAM/0126 /POOS/06	PODPIS
OPRACOWAŁ	mgr inż. Mariusz Stasiński	-----	
SPRAWDZIŁ	mgr inż. Karol Kondratowicz	132/69/OL	
			NR. ZLECENIA: P/3829/S
			NR. RYSUNKU S-4