


ZBROJENIE STREFY COKŁOWEJ-UKŁAD SIATEK

skala 1:10

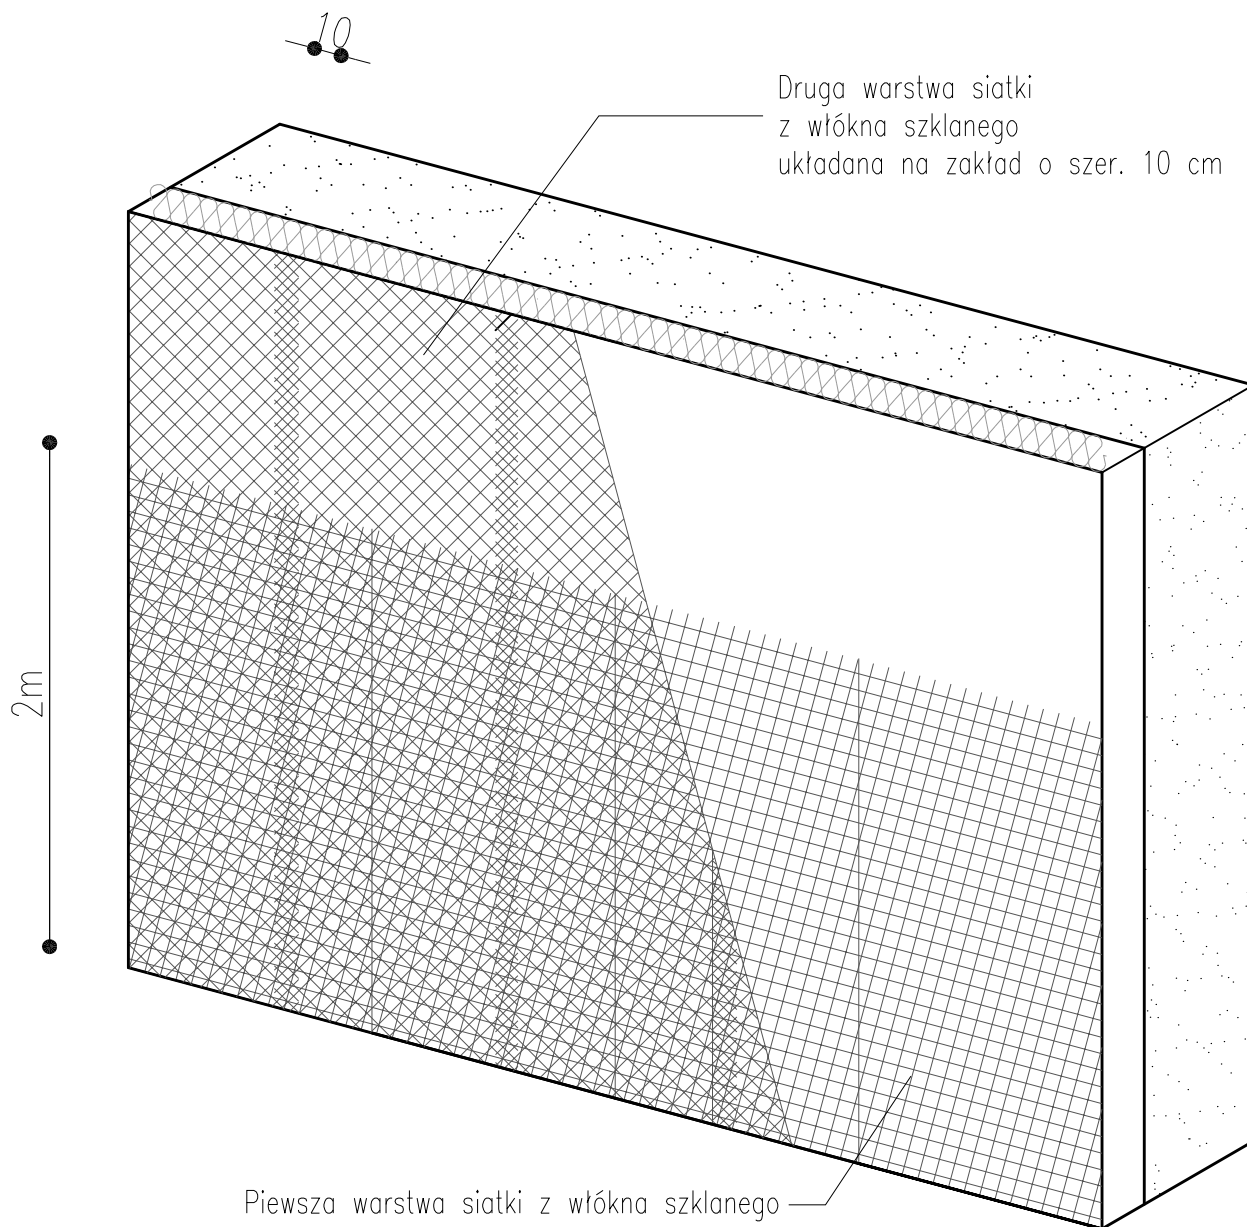

Inwestor:		STAROSTWO POWIATOWE W LIDZBARKU WARMIŃSKIM ul. St. Kard. St. Wyszyńskiego 37 11-100 Lidzbark Warmiński	
Nazwa inwestycji: KOMPLEKSOWA MODERNIZACJA ENERGETYCZNA BUDYNKU ADMINISTRACYJNEGO FILII STAROSTWA POWIATOWEGO W ORNECIE PRZY UL. DWORCOWEJ 4		Stadium: Projekt budowlany	
Lokalizacja inwestycji: ORNETA, DZIAŁKA NR 136/3, OBREB GEODEZYJNY 2, JEDNOSTKA EWIDENCYJNA LIDZBARK WARMIŃSKI		Branża: Architektoniczna	
Tytuł rysunku: ZBROJENIE STREFY COKŁOWEJ-UKŁAD SIATEK		Skala: 1:10	Nr rewizji: 00
		Nr rysunku: A14	
FUNKCJA	IMIĘ NAZWISKO	NUMER UPRAWNIEN	PODPIS
Projektant	mgr inż. arch. Hanna Falkiewicz-Marciniak	BUA.III.16/63	
Opracował/a	inż. Mateusz Psiuk		
Sprawdzający	mgr inż. arch. Malwina Stąskiewicz	5/WMOKK/2015	
DATA:	09.2016r.	Kopiowanie, przetwarzanie oraz udostępnianie osobom trzecim jedynie za pisemną zgodą jednostki projektującej.	



Mikołajki 45A
13-306 Kurzętnik
NIP 877-14-777-21
mail: biuro@hdrecycling.pl