



RZUT PARTERU
skala 1:150

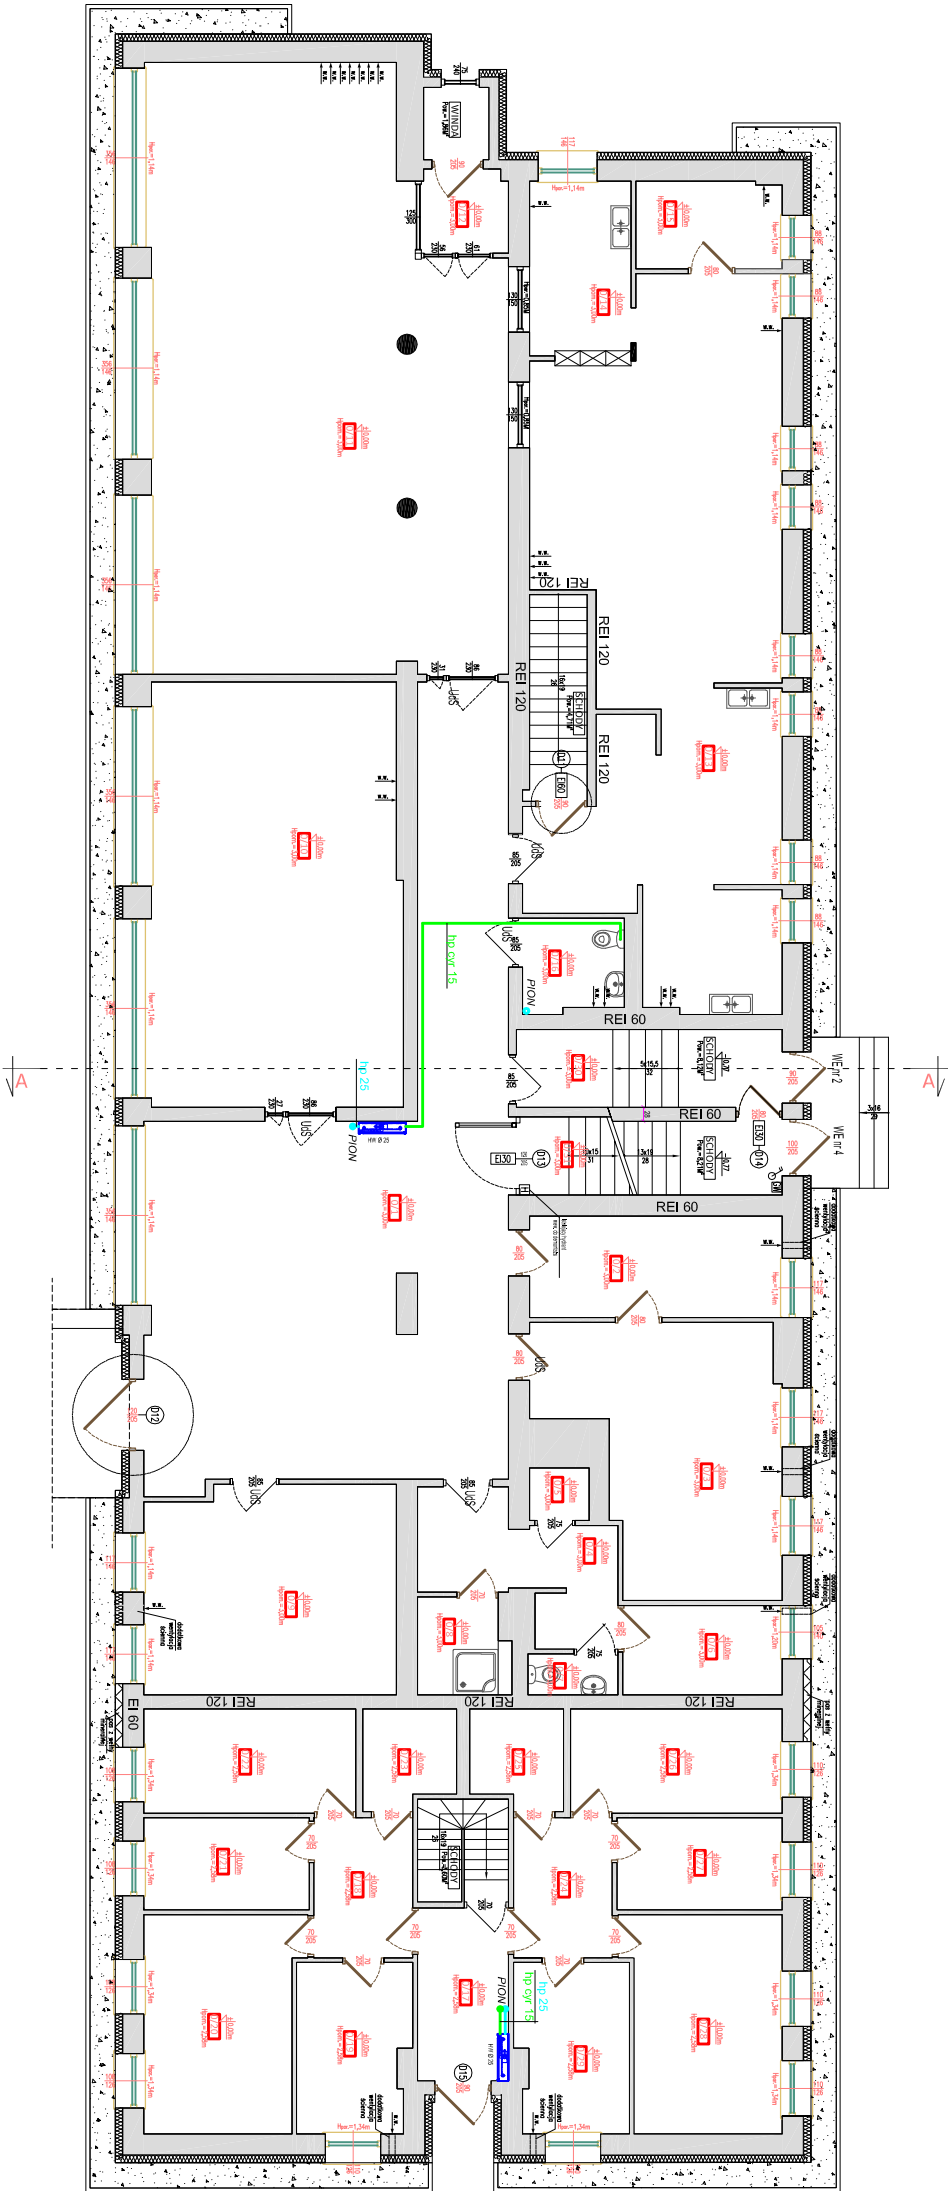

RZUT PARTERU					WYKONCZONE PRACE
LP	NAMNAWICZENIA	POM. GŁÓWNE [m ²]	POM. 1	LEŻY. 0202	
0/1	WYKONANIE	6,07	0/1	-	POM. 0202
0/2	WYKONANIE	1,10	0/2	-	
0/3	WYKONANIE	1,10	0/3	-	POM. 0202
0/4	WYKONANIE	1,10	0/4	-	
0/5	WYKONANIE	1,10	0/5	-	POM. 0202
0/6	WYKONANIE	1,10	0/6	-	
0/7	WYKONANIE	1,10	0/7	-	POM. 0202
0/8	WYKONANIE	1,10	0/8	-	
0/9	WYKONANIE	1,10	0/9	-	POM. 0202
0/10	WYKONANIE	1,10	0/10	-	
0/11	WYKONANIE	1,10	0/11	-	POM. 0202
0/12	WYKONANIE	1,10	0/12	-	
0/13	WYKONANIE	1,10	0/13	-	POM. 0202
0/14	WYKONANIE	1,10	0/14	-	
0/15	WYKONANIE	1,10	0/15	-	POM. 0202
0/16	WYKONANIE	1,10	0/16	-	
0/17	WYKONANIE	1,10	0/17	-	POM. 0202
0/18	WYKONANIE	1,10	0/18	-	
0/19	WYKONANIE	1,10	0/19	-	POM. 0202
0/20	WYKONANIE	1,10	0/20	-	
0/21	WYKONANIE	1,10	0/21	-	POM. 0202
0/22	WYKONANIE	1,10	0/22	-	
0/23	WYKONANIE	1,10	0/23	-	POM. 0202
0/24	WYKONANIE	1,10	0/24	-	
0/25	WYKONANIE	1,10	0/25	-	POM. 0202
0/26	WYKONANIE	1,10	0/26	-	
0/27	WYKONANIE	1,10	0/27	-	POM. 0202
0/28	WYKONANIE	1,10	0/28	-	
0/29	WYKONANIE	1,10	0/29	-	POM. 0202
0/30	WYKONANIE	1,10	0/30	-	
0/31	WYKONANIE	1,10	0/31	-	POM. 0202
0/32	WYKONANIE	1,10	0/32	-	
0/33	WYKONANIE	1,10	0/33	-	POM. 0202
0/34	WYKONANIE	1,10	0/34	-	
0/35	WYKONANIE	1,10	0/35	-	POM. 0202
0/36	WYKONANIE	1,10	0/36	-	
0/37	WYKONANIE	1,10	0/37	-	POM. 0202
0/38	WYKONANIE	1,10	0/38	-	
0/39	WYKONANIE	1,10	0/39	-	POM. 0202
0/40	WYKONANIE	1,10	0/40	-	
0/41	WYKONANIE	1,10	0/41	-	POM. 0202
0/42	WYKONANIE	1,10	0/42	-	
0/43	WYKONANIE	1,10	0/43	-	POM. 0202
0/44	WYKONANIE	1,10	0/44	-	
0/45	WYKONANIE	1,10	0/45	-	POM. 0202
0/46	WYKONANIE	1,10	0/46	-	
0/47	WYKONANIE	1,10	0/47	-	POM. 0202
0/48	WYKONANIE	1,10	0/48	-	
0/49	WYKONANIE	1,10	0/49	-	POM. 0202
0/50	WYKONANIE	1,10	0/50	-	
0/51	WYKONANIE	1,10	0/51	-	POM. 0202
0/52	WYKONANIE	1,10	0/52	-	
0/53	WYKONANIE	1,10	0/53	-	POM. 0202
0/54	WYKONANIE	1,10	0/54	-	
0/55	WYKONANIE	1,10	0/55	-	POM. 0202
0/56	WYKONANIE	1,10	0/56	-	
0/57	WYKONANIE	1,10	0/57	-	POM. 0202
0/58	WYKONANIE	1,10	0/58	-	
0/59	WYKONANIE	1,10	0/59	-	POM. 0202
0/60	WYKONANIE	1,10	0/60	-	
0/61	WYKONANIE	1,10	0/61	-	POM. 0202
0/62	WYKONANIE	1,10	0/62	-	
0/63	WYKONANIE	1,10	0/63	-	POM. 0202
0/64	WYKONANIE	1,10	0/64	-	
0/65	WYKONANIE	1,10	0/65	-	POM. 0202
0/66	WYKONANIE	1,10	0/66	-	
0/67	WYKONANIE	1,10	0/67	-	POM. 0202
0/68	WYKONANIE	1,10	0/68	-	
0/69	WYKONANIE	1,10	0/69	-	POM. 0202
0/70	WYKONANIE	1,10	0/70	-	
0/71	WYKONANIE	1,10	0/71	-	POM. 0202
0/72	WYKONANIE	1,10	0/72	-	
0/73	WYKONANIE	1,10	0/73	-	POM. 0202
0/74	WYKONANIE	1,10	0/74	-	
0/75	WYKONANIE	1,10	0/75	-	POM. 0202
0/76	WYKONANIE	1,10	0/76	-	
0/77	WYKONANIE	1,10	0/77	-	POM. 0202
0/78	WYKONANIE	1,10	0/78	-	
0/79	WYKONANIE	1,10	0/79	-	POM. 0202
0/80	WYKONANIE	1,10	0/80	-	
0/81	WYKONANIE	1,10	0/81	-	POM. 0202
0/82	WYKONANIE	1,10	0/82	-	
0/83	WYKONANIE	1,10	0/83	-	POM. 0202
0/84	WYKONANIE	1,10	0/84	-	
0/85	WYKONANIE	1,10	0/85	-	POM. 0202
0/86	WYKONANIE	1,10	0/86	-	
0/87	WYKONANIE	1,10	0/87	-	POM. 0202
0/88	WYKONANIE	1,10	0/88	-	
0/89	WYKONANIE	1,10	0/89	-	POM. 0202
0/90	WYKONANIE	1,10	0/90	-	
0/91	WYKONANIE	1,10	0/91	-	POM. 0202
0/92	WYKONANIE	1,10	0/92	-	
0/93	WYKONANIE	1,10	0/93	-	POM. 0202
0/94	WYKONANIE	1,10	0/94	-	
0/95	WYKONANIE	1,10	0/95	-	POM. 0202
0/96	WYKONANIE	1,10	0/96	-	
0/97	WYKONANIE	1,10	0/97	-	POM. 0202
0/98	WYKONANIE	1,10	0/98	-	
0/99	WYKONANIE	1,10	0/99	-	POM. 0202
0/100	WYKONANIE	1,10	0/100	-	

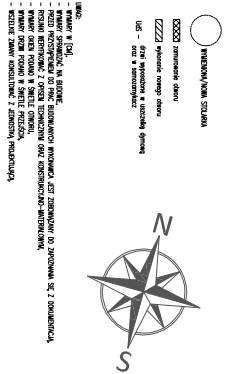

PROJSANIT

ul. Krolewej Jadwigi 18B, 14 - 200 Iława, tel/fax (089) 6491513 e-mail: projsanit_ilawa@wp.pl

RZUT PARTERU - INSTALACJA HYDRANTOWA

Data:
29.07.2016 r

**KOMPLEKSOWA MODERNIZACJA ENERGETYCZNA BUDYNKU
SPECJALNEGO OŚRODKA SZKOLNO - WYCHOWAWCZEGO**
- instalacja c.o. i hydrantowa

Skala:
1 : 150

Inwestor:
Starostwo Powiatowe w Lidzbarku Warmińskim
ul. Kard. Św. Wyszynskiego 37
11-100 Lidzbark Warmiński

Adres inwestycji:
MSC. LIDZBARK WARMIŃSKI DZ. NR 89
OBRĘB 10. LIDZBARK WARMIŃSKI

Branża:
SANITARNA

Projektował:
inż. Piotr Święcki
upr. proj. nr WAM/0125/POOS/06

Sprawdził:
inż. Damian Trzebiatowski
nr ewid. WAM/0050/POOS/06

Rys. nr
2