


ZBROJENIE STREFY COKOŁOWEJ - UKŁAD SIATEK

skala 1:10

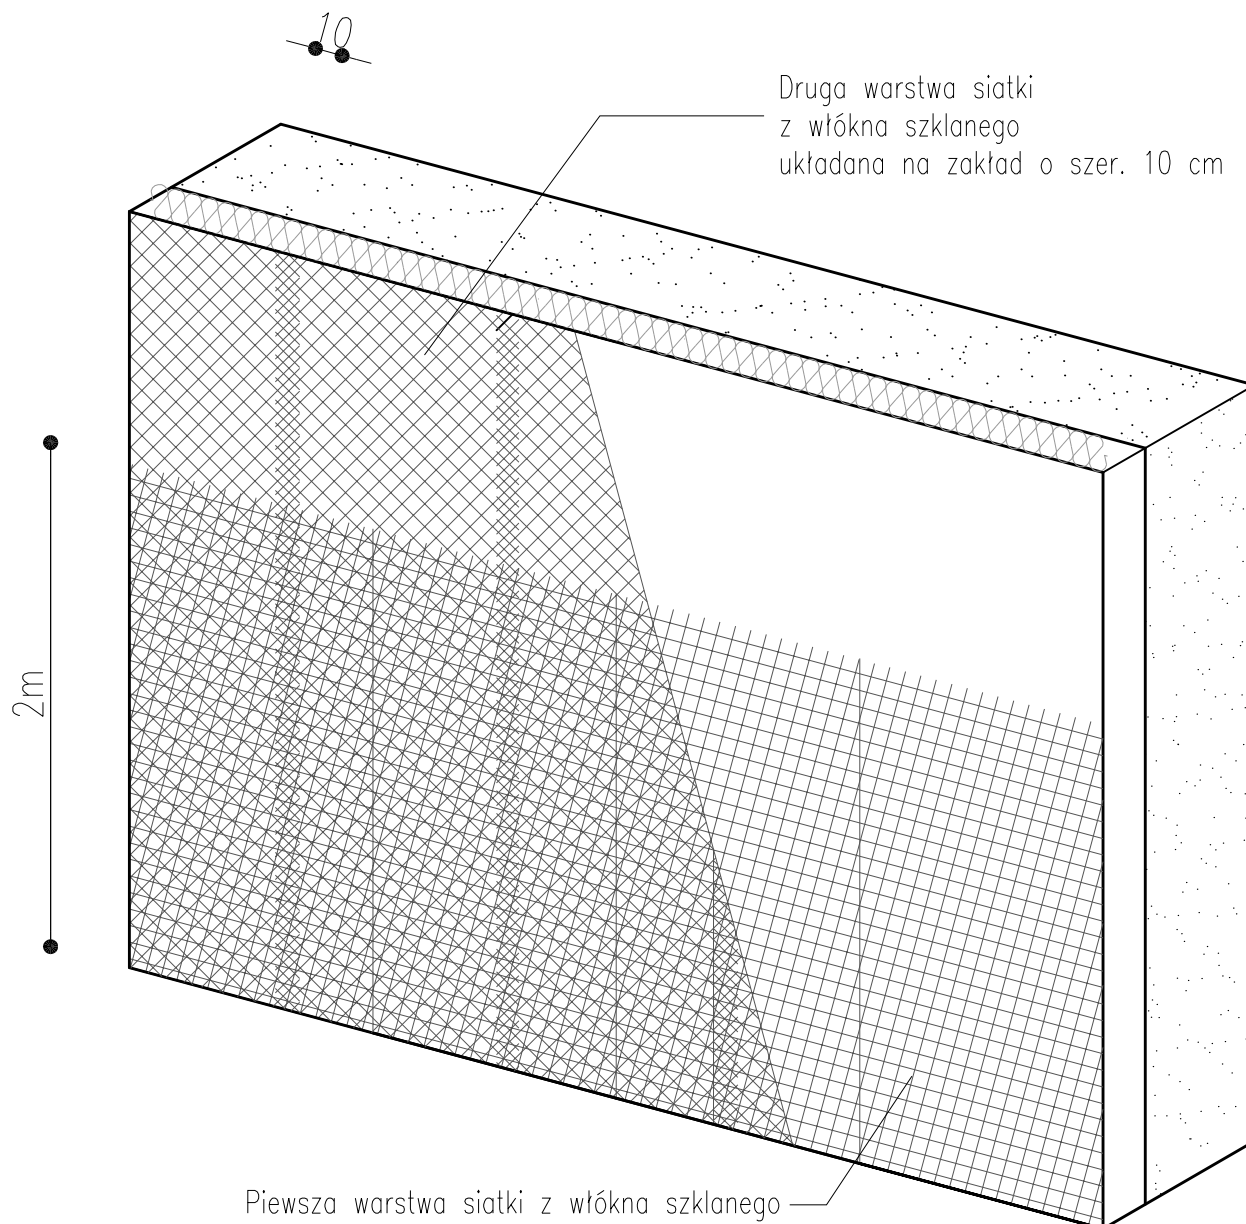

Inwestor:		Starostwo Powiatowe w Lidzbarku Warmińskim ul. Kard. St. Wyszyńskiego 37 11-100 Lidzbark Warmiński	
Nazwa inwestycji: KOMPLEKSOWA MODERNIZACJA ENERGETYCZNA BUDYNKU SPECJALNEGO OŚRODKA SZKOLNO – WYCHOWAWCZEGO W LIDZBARKU WARMIŃSKIM PRZY UL. SZKOLNEJ 3		Stadium: Projekt budowlany	
Lokalizacja inwestycji: LIDZBARK WARMIŃSKI, DZIAŁKA NR 89 OBRĘB GEODEZYJNY 10, LIDZBARK WARMIŃSKI		Branża: Architektoniczna	
Tytuł rysunku: ZBROJENIE STREFY COKOŁOWEJ - UKŁAD SIATEK		Skala: 1:10	Nr rewizji: 00
		Nr rysunku: A21	
FUNKCJA	IMIĘ NAZWISKO	NUMER UPRAWNIENÍ	PODPIS
Projektant	mgr inż. arch. Hanna Falkiewicz-Marciniak	BUA.III.16/63	
Opracował/a	inż. Daria Nowicka		
Sprawdzający	mgr inż. arch. Malwina Stąskiewicz	5/WMOKK/2015	
DATA:	09-2016	Kopiowanie, przetwarzanie oraz udostępnianie osobom trzecim jedynie za pisemną zgodą jednostki projektującej.	



Mikołajki 45A
13-306 Kurzętnik
NIP 877-14-777-21
mail: biuro@hdrecycling.pl